


PRZEKRÓJ C-C

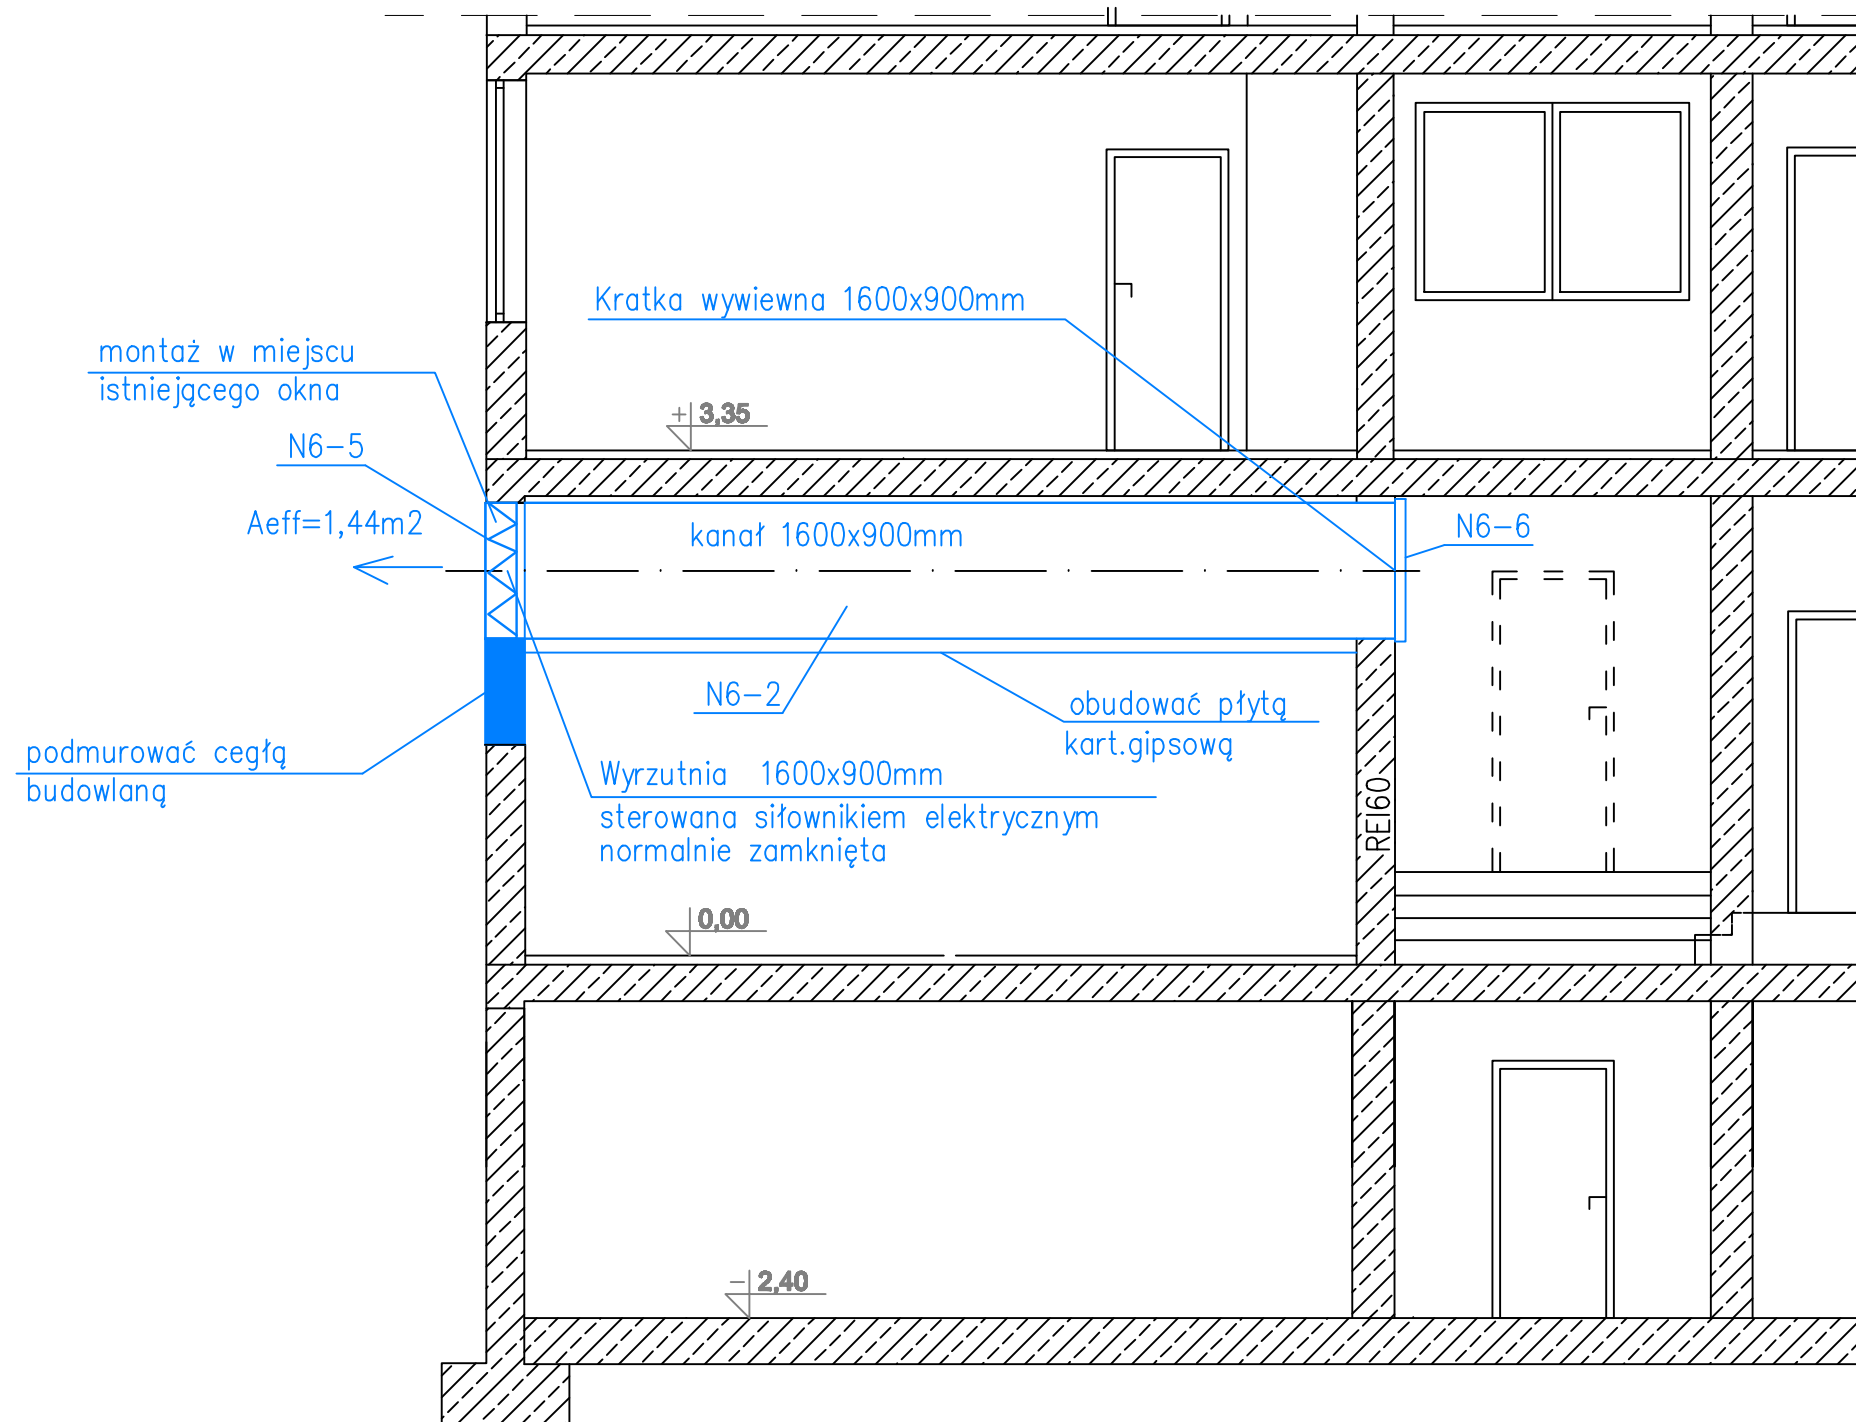

Logo: PRACOWNIA PROJEKTOWA hydromont Pracownia Projektowa "HYDROMONT" Nowak, Moderacki s.c. ul. Al. Jachowicza 17A, 09-402 Płock		Logo: POLITECHNIKA WARSZAWSKA FILIA W PŁOCKU Politechnika Warszawska Filia w Płocku ul. Łukasiewicza 17, 09-400 Płock
tytuł: SANITARNA	forma: PROJEKT WYKONAWCZY	
autor: mgr inż. Marcin Nowak 4300 opracowanie: mgr inż. Jarosław Moderacki Wo-0001 opracowanie: mgr inż. Cezary Dąbłowski	opis: Dostosowanie budynku DG „Wzrostek” do aktualnych wymagań p-pod w zakresie instalacji hydraulicznej, rozbudowy instalacji OSP, przebudowy instalacji elektrycznej oraz instalacji ochrony przed zanieczyszczeniem ściegami opadającymi.	
Data: 06.2016 r.	Nr rys.: PW_JS_T11c_13	Skala: 1:100
tytuł rys.: Przekrój C-C przez pomieszczenie świetlicy -PARTER		